


LEGENDA FUNZIONI

1. ingresso
2. spazio comune/ricreazione
3. spazio per attività
4. spazio per riposo
5. sala personale
6. preparazione cibo/merenda
7. servizi per bimbi
8. servizi personale
9. servizi per il pubblico
10. deposito/dispensa
11. deposito
12. disimpegno
13. locale tecnico

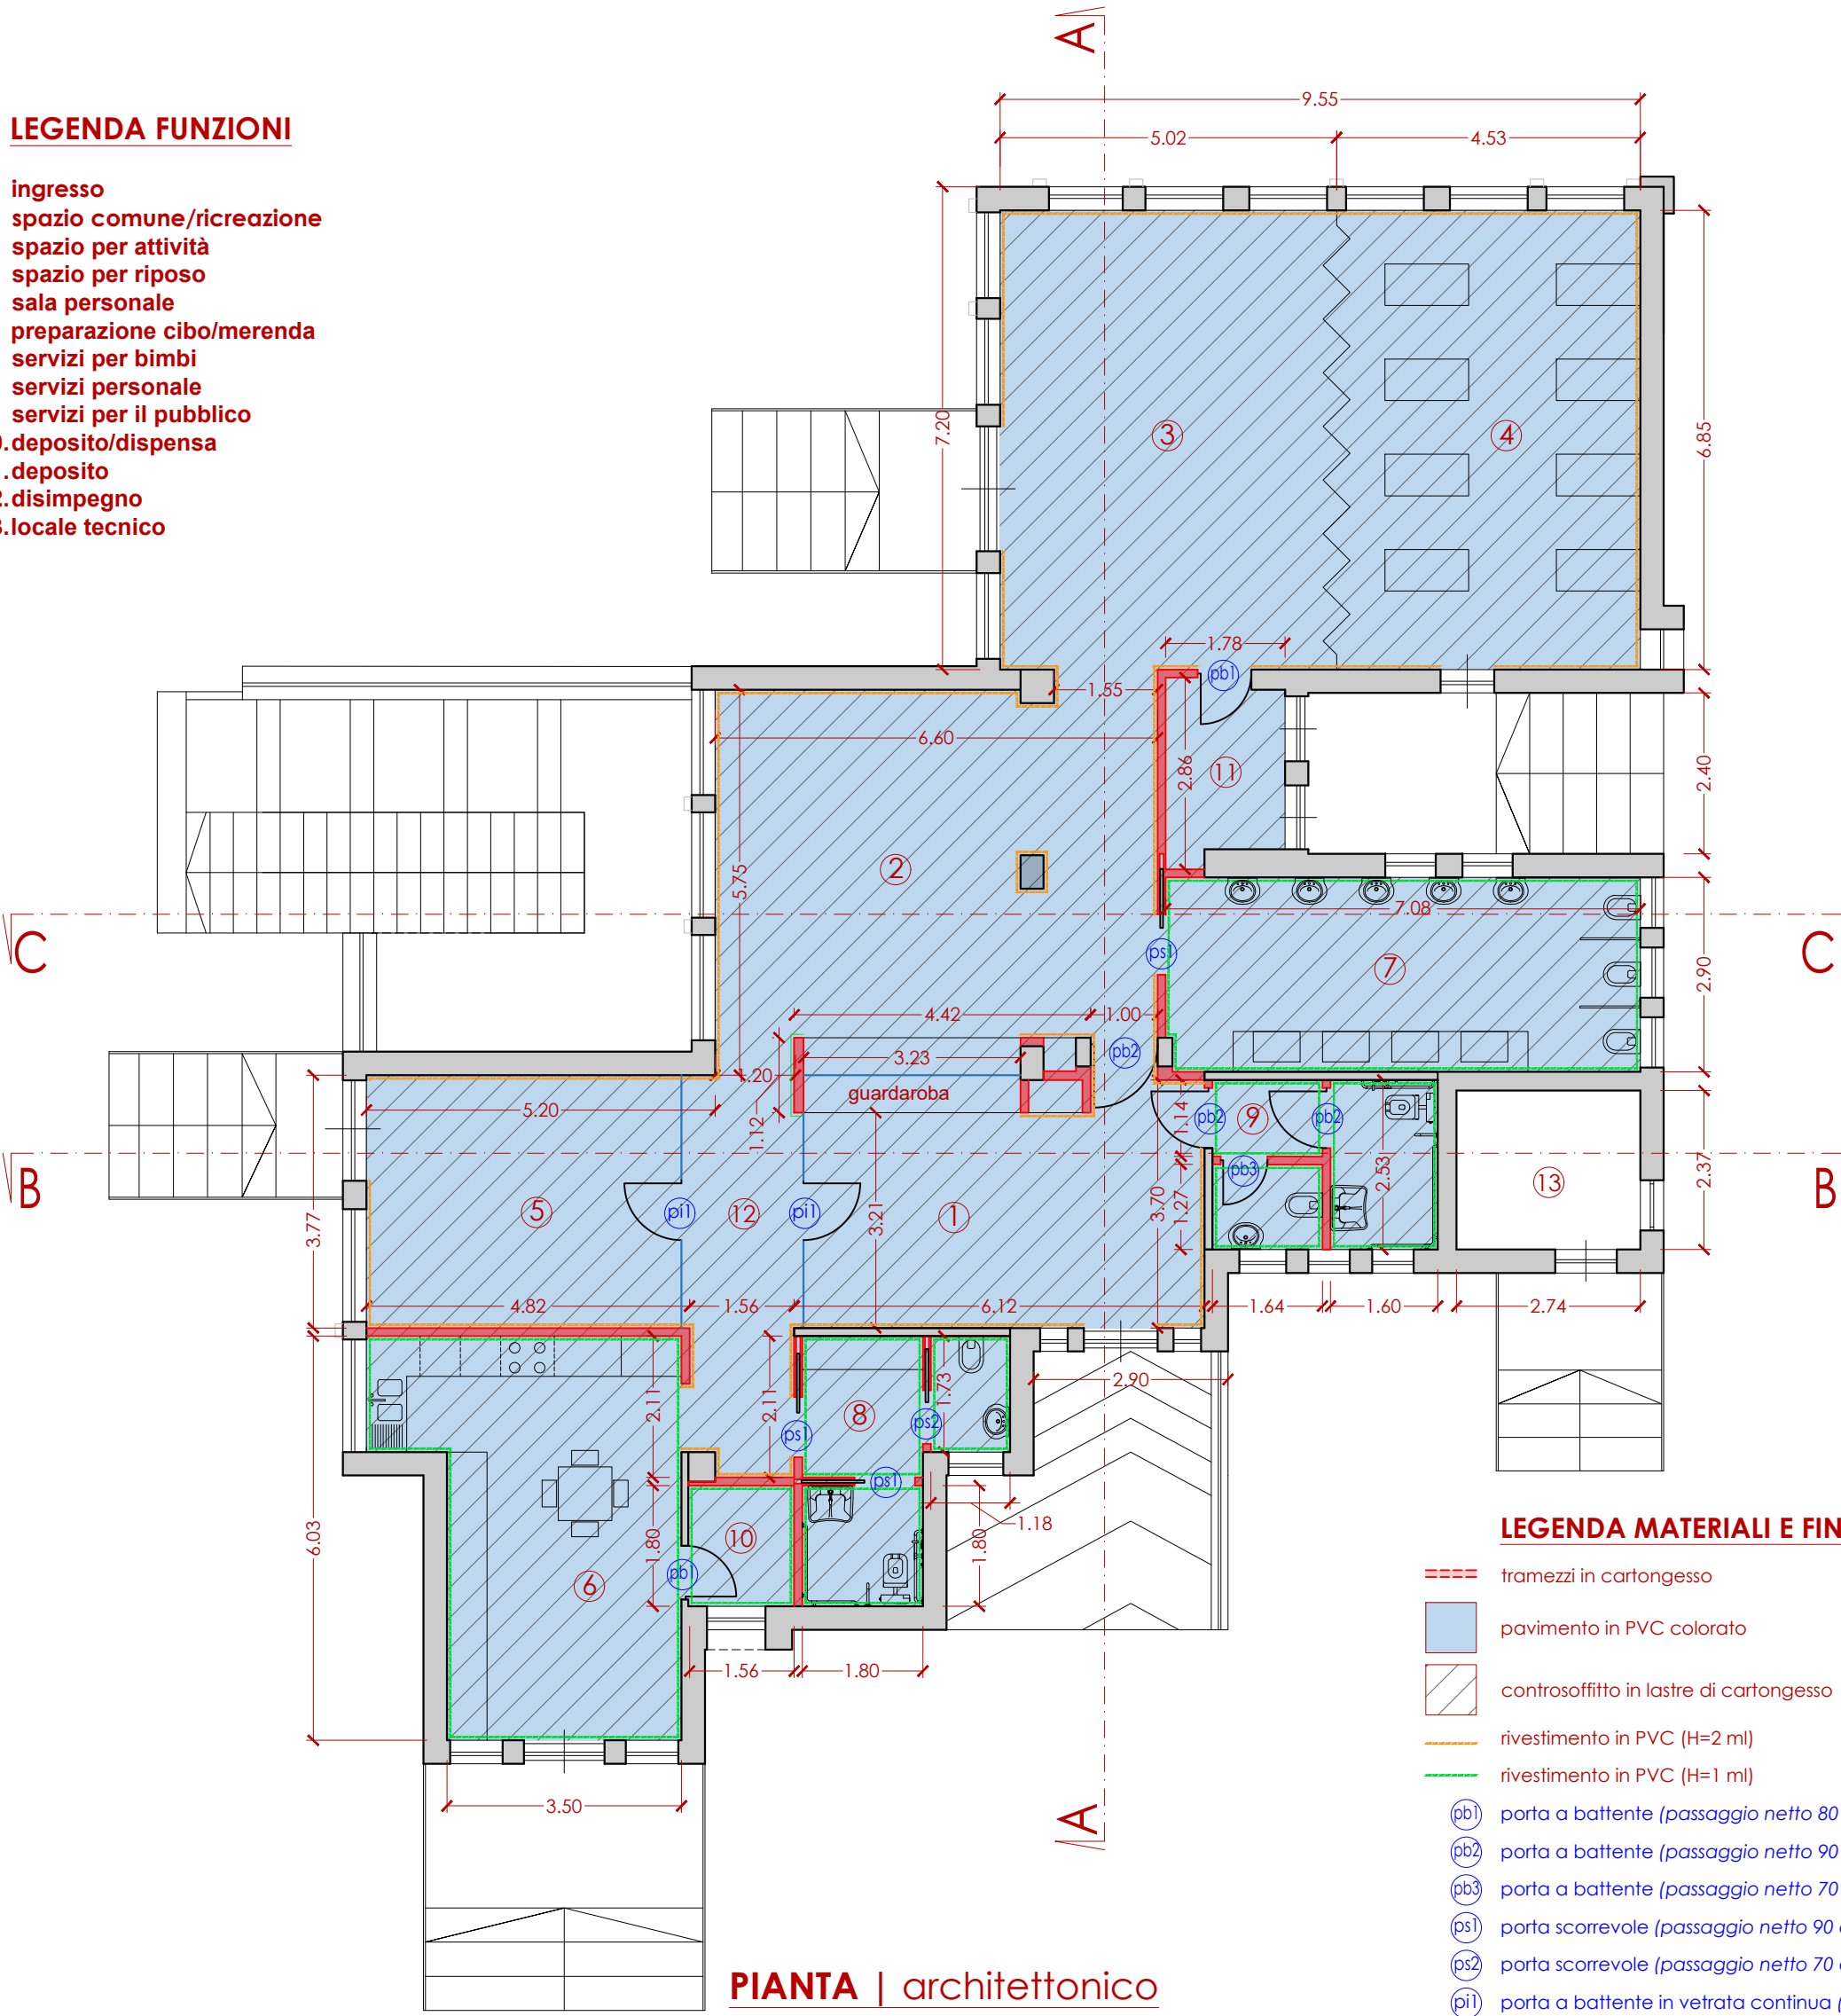

PIANTA | architettonico


LEGENDA MATERIALI E FINITURE

- tramezzi in cartongesso
- pavimento in PVC colorato
- controsoffitto in lastre di cartongesso
- rivestimento in PVC (H+2 mt)
- rivestimento in PVC (H+1 mt)
- porta a battente (passaggio netto 80 cm)
- porta a battente (passaggio netto 90 cm)
- porta a battente (passaggio netto 70 cm)
- porta scorrevole (passaggio netto 90 cm)
- porta scorrevole (passaggio netto 70 cm)
- porta a battente in vetrata continua (passaggio netto 90 cm)


PIANTA | impianto di climatizzazione

LEGENDA IMPIANTO DI CLIMATIZZAZIONE

- UNITA' ESTERNA impianto VRF
- UNITA' INTERNA CASSETTA ad incasso nel controsoffitto
- UNITA' INTERNA SPLIT a parete

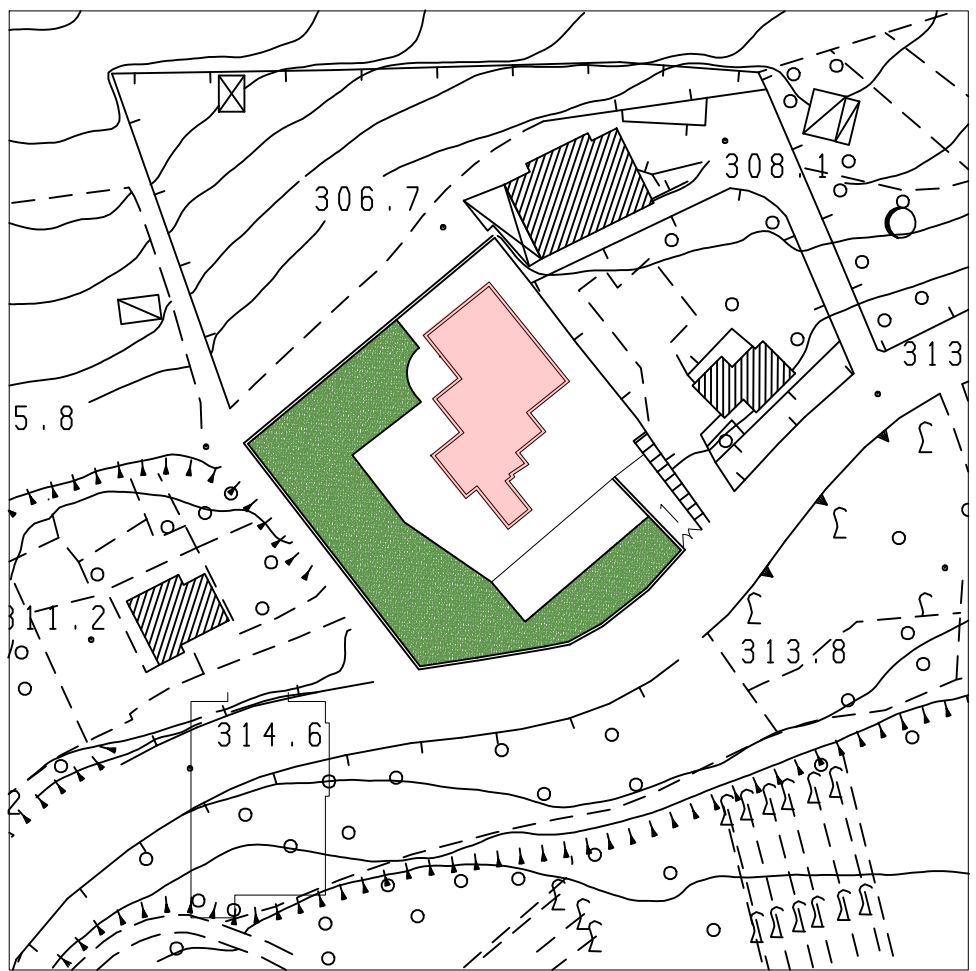


INQUADRAMENTO GENERALE

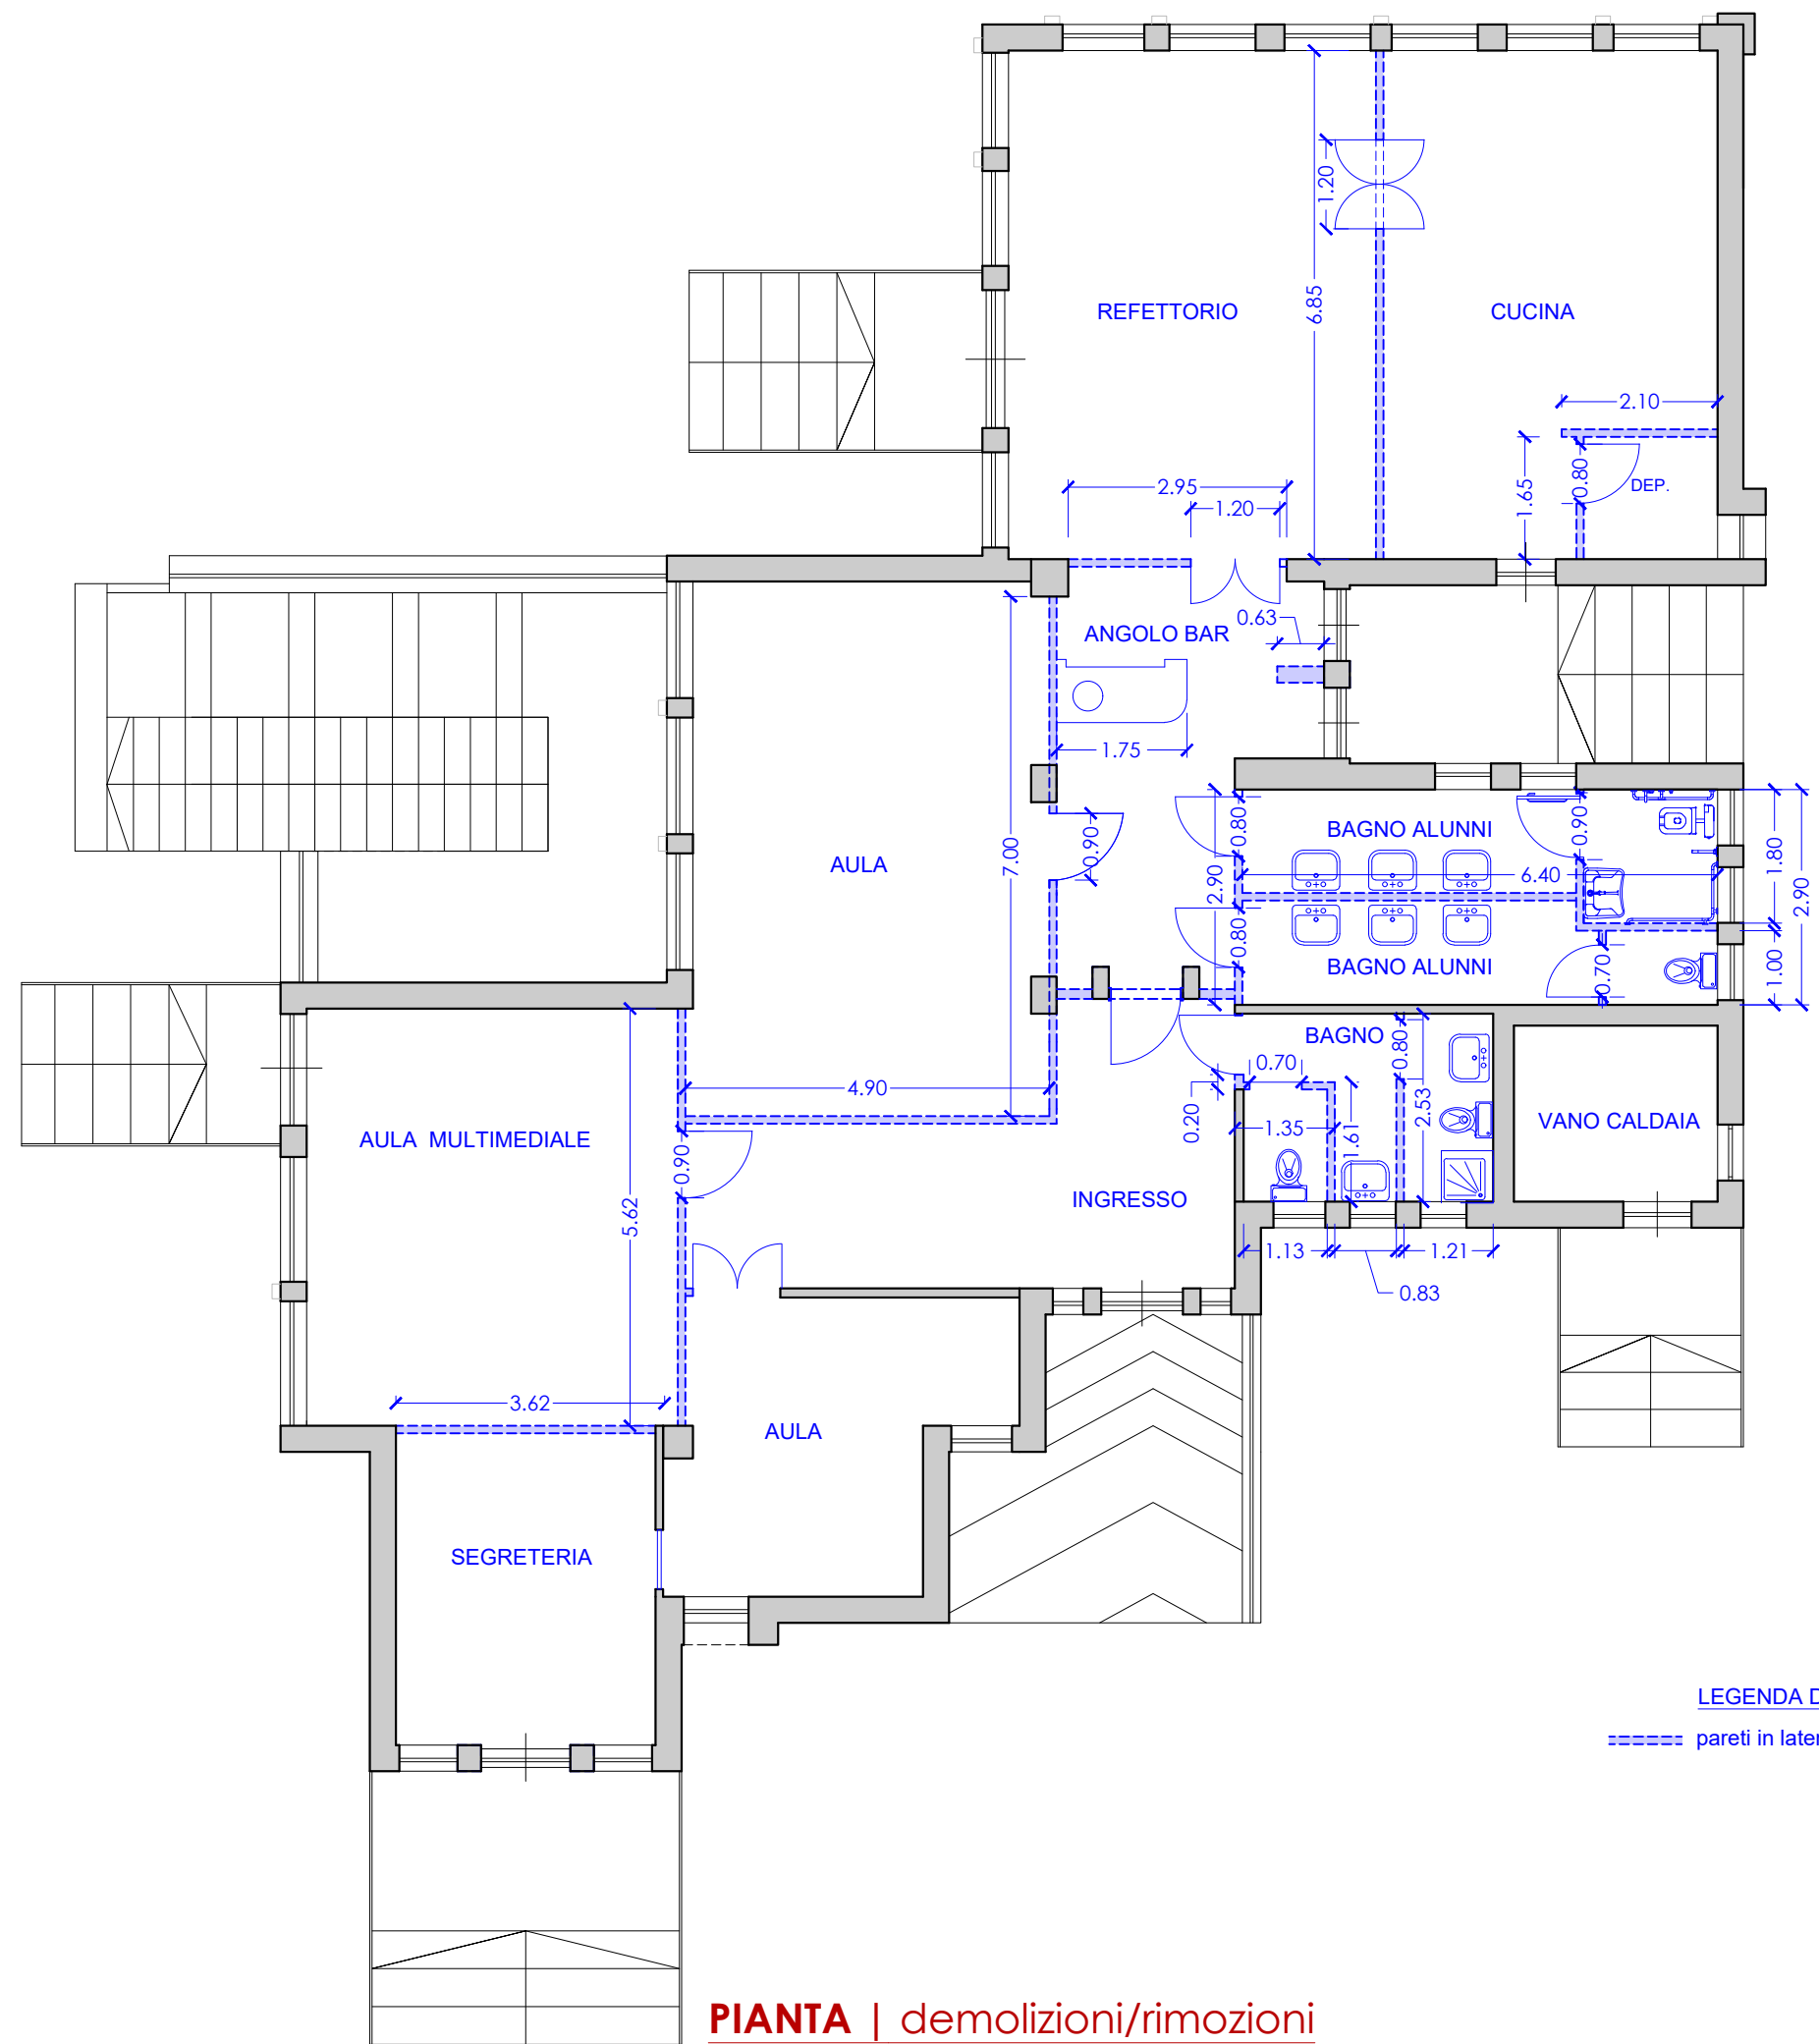

PIANTA | demolizioni/rimozioni

LEGENDA DEMOLIZIONI

- pareti in laterizio da demolire

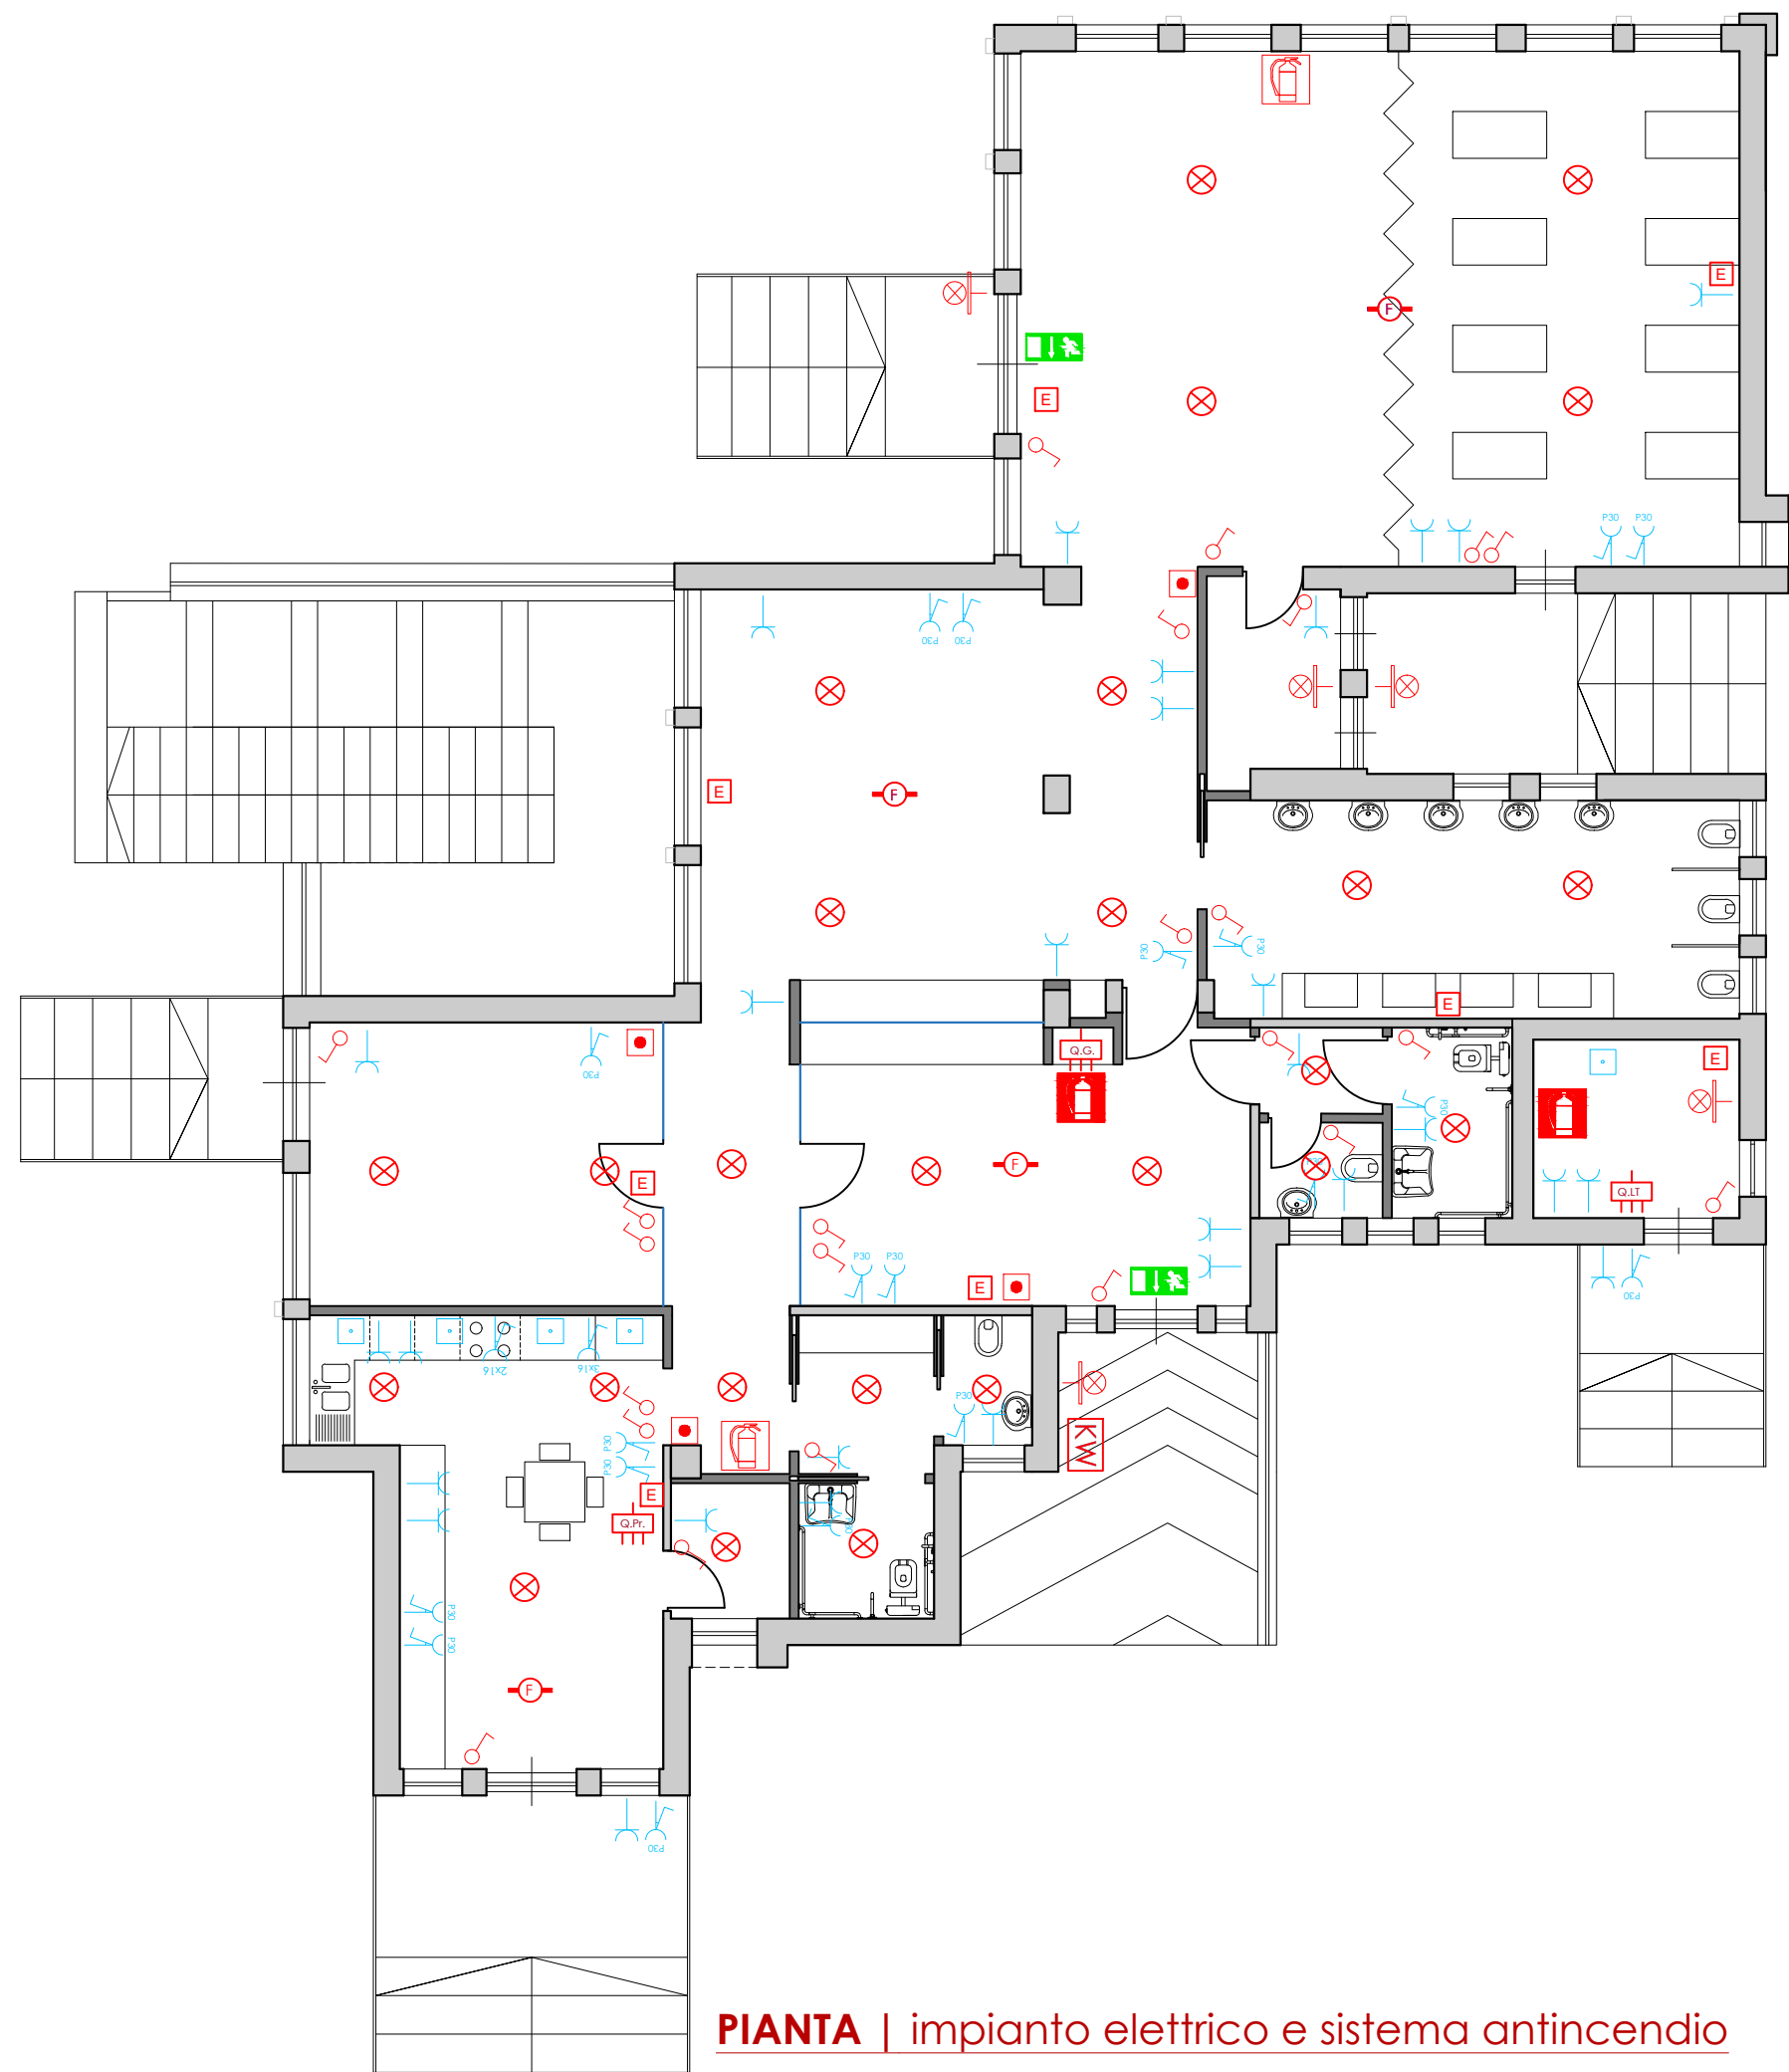

PIANTA | impianto elettrico e sistema antincendio

LEGENDA IMPIANTO ELETTRICO

DISTRIBUZIONE IMPIANTO DI ILLUMINAZIONE E DEI COMANDI

- Gruppo misura
- Quadro Generale
- Quadro zona preparazione
- Quadro locale tecnico
- Interruttore unipolare (o deviatore)
- Proiettore ad incasso a soffitto
- Proiettore a parete
- Lampada di emergenza
- Rilevatore di fumo
- Uscita di emergenza


LEGENDA IMPIANTO ELETTRICO

DISTRIBUZIONE FORZA MOTRICE

- Gruppo misura
- Quadro Generale
- Quadro zona preparazione
- Quadro locale tecnico
- Preso bipasso 10-16 A
- Preso P30 10/16 con terra later. e cent.
- Preso CEE interbloccata 220 V, 16A
- Preso CEE interbloccata 380 V, 16A
- Punto allacciamento utilizzatore

LEGENDA SISTEMA ANTINCENDIO


- percorso di uscita orizzontale
- uscita di emergenza
- estintore portatile a polvere
- estintore portatile ad anidride carbonica
- sistemi di segnalazioni impianti di allarme
- rilevatore di fumo

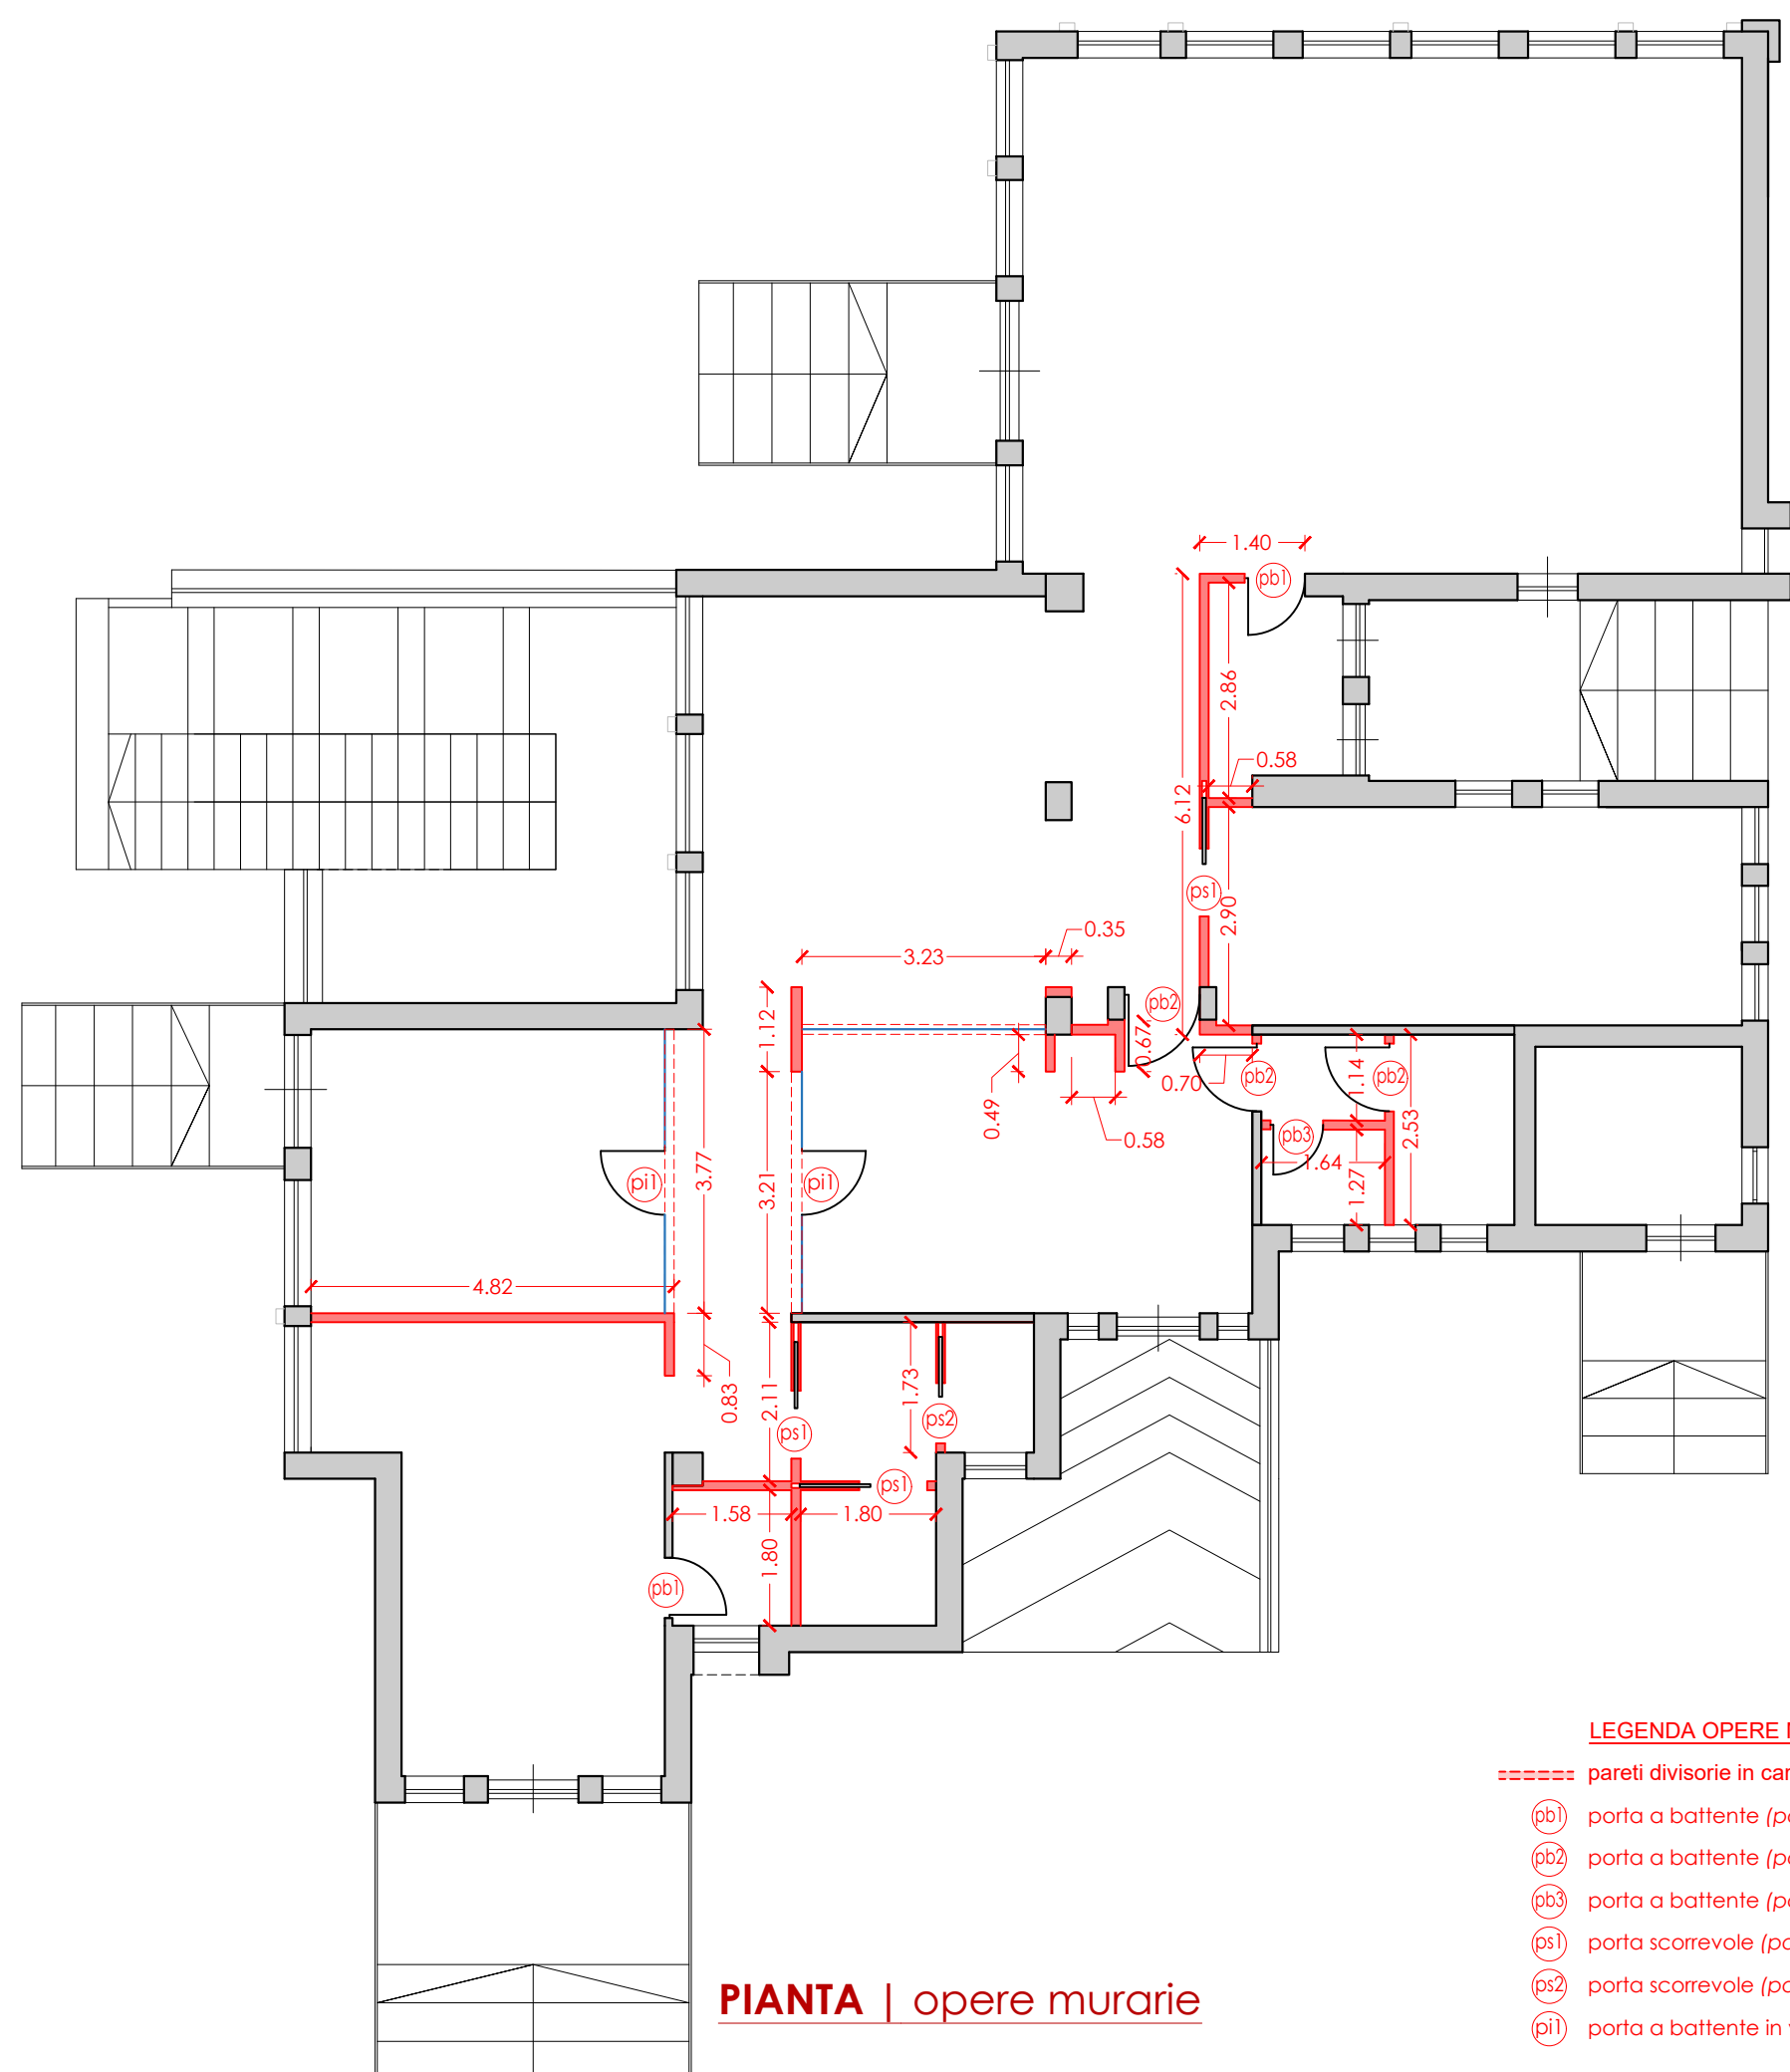

PIANTA | opere murarie

LEGENDA OPERE MURARIE

- pareti divisorie in cartongesso
- porta a battente (passaggio netto 80 cm)
- porta a battente (passaggio netto 90 cm)
- porta a battente (passaggio netto 70 cm)
- porta scorrevole (passaggio netto 90 cm)
- porta scorrevole (passaggio netto 70 cm)
- porta a battente in vetrata continua (passaggio netto 90 cm)

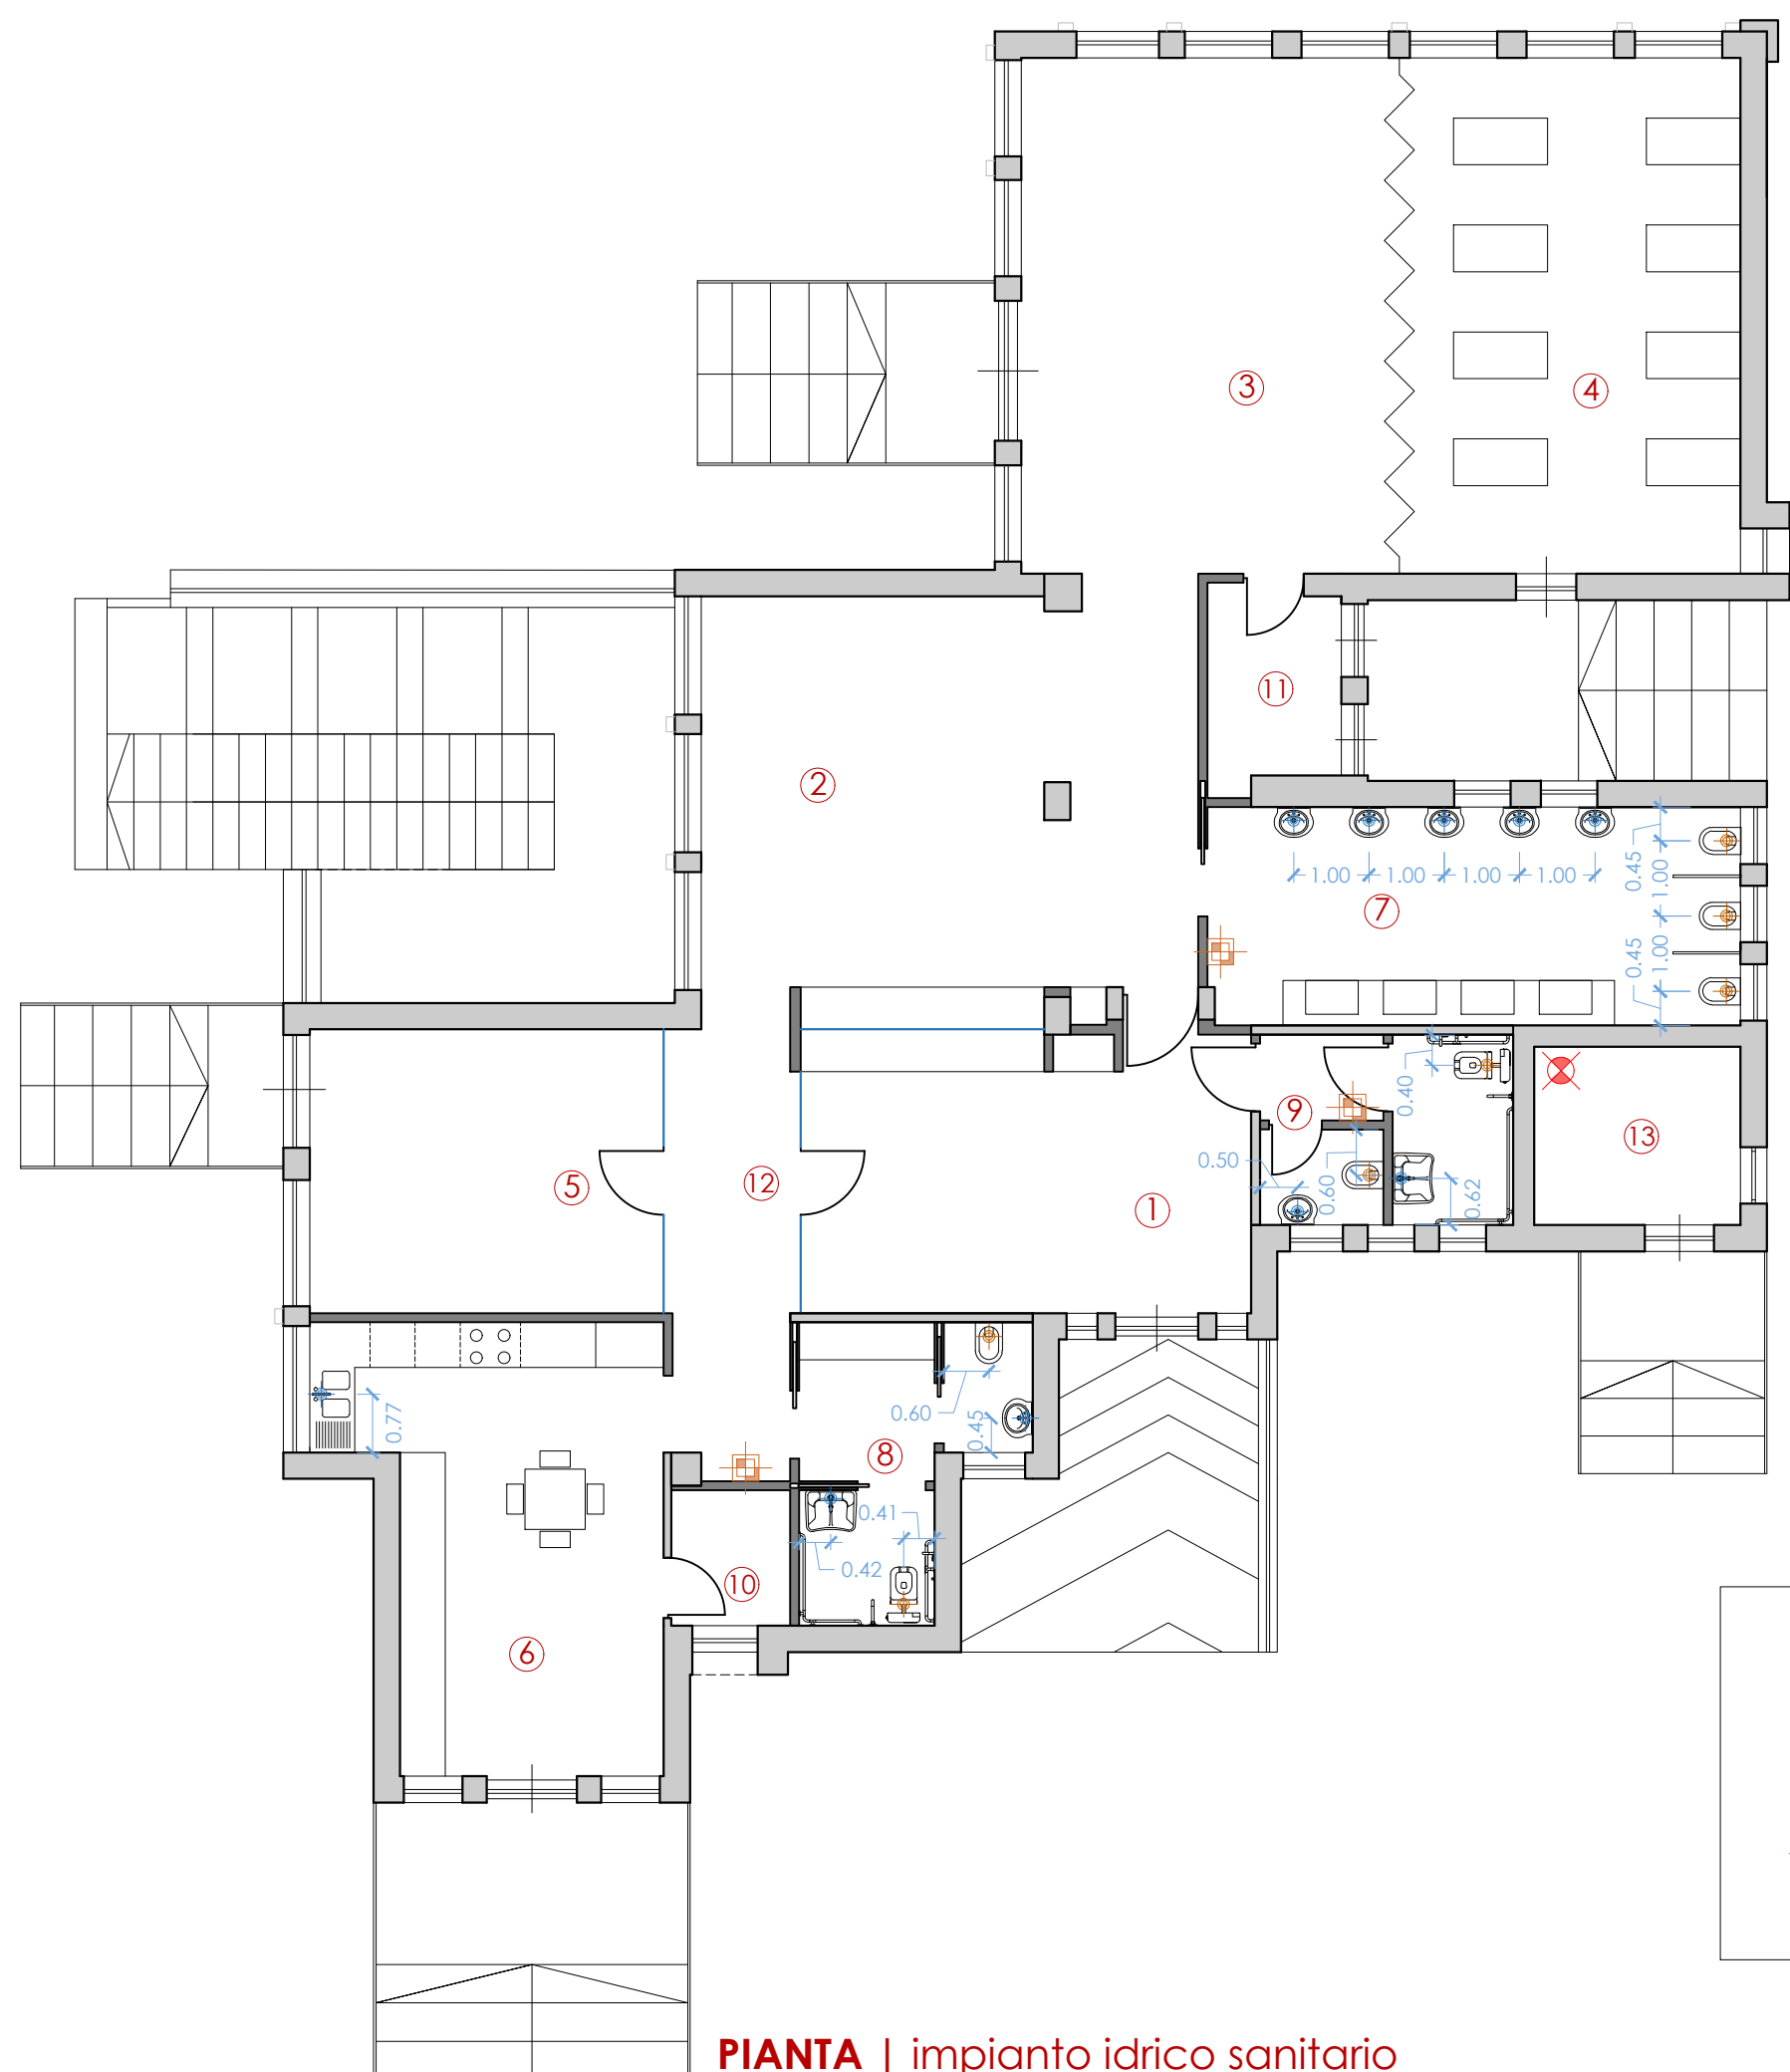

PIANTA | impianto idrico sanitario

LEGENDA IMPIANTO IDRICO SANITARIO

- scaldacqua a pompa di calore
- impianto di carico e scarico fecale
- impianto di carico e scarico sanitari
- collettori di distribuzione



COMUNE di CENTOLA
Provincia di Salerno



PNRR - Missione 4 Componente 1 Investimento 1.1.
"Piani per asili nido e scuole dell'infanzia e servizi di educazione e cura per la prima infanzia"

RICONVERSIONE DI UN EX EDIFICIO SCOLASTICO DI PROPRIETÀ COMUNALE PER LA
CREAZIONE DI UN ASILO NIDO IN VIA MADONNA DELLE GRAZIE ALLA FRAZIONE FORIA
DEL COMUNE DI CENTOLA
Finanziato dall'Unione Europea - Next Generation EU

CUP:B94D25000750001

PROGETTO ESECUTIVO
art.41 D.Lgs. n.36/2023 _Al. 1.7

GRAFICI STATO DI PROGETTO:

- pianta architettonico
- " demolizioni/rimozioni
- " opere murarie
- " impianto elettrico/sistema antincendio
- " impianto idrico sanitario

08

scala 1:100



RESPONSABILE SETTORE
Esperto pubblico
Arch. Maria Battaglia



RESPONSABILE UNICO DEL PROGETTO
Esperto pubblico
Geom. Rocco Fedullo



PROGETTISTI
Esperto pubblico
Arch. Maria Battaglia
Esperto tecnico profilo middle
e Arch. Antonio Greco



ESPERTO TECNICO profilo junior
Arch. Maria Feola



Centola, luglio 2025